


PARTER

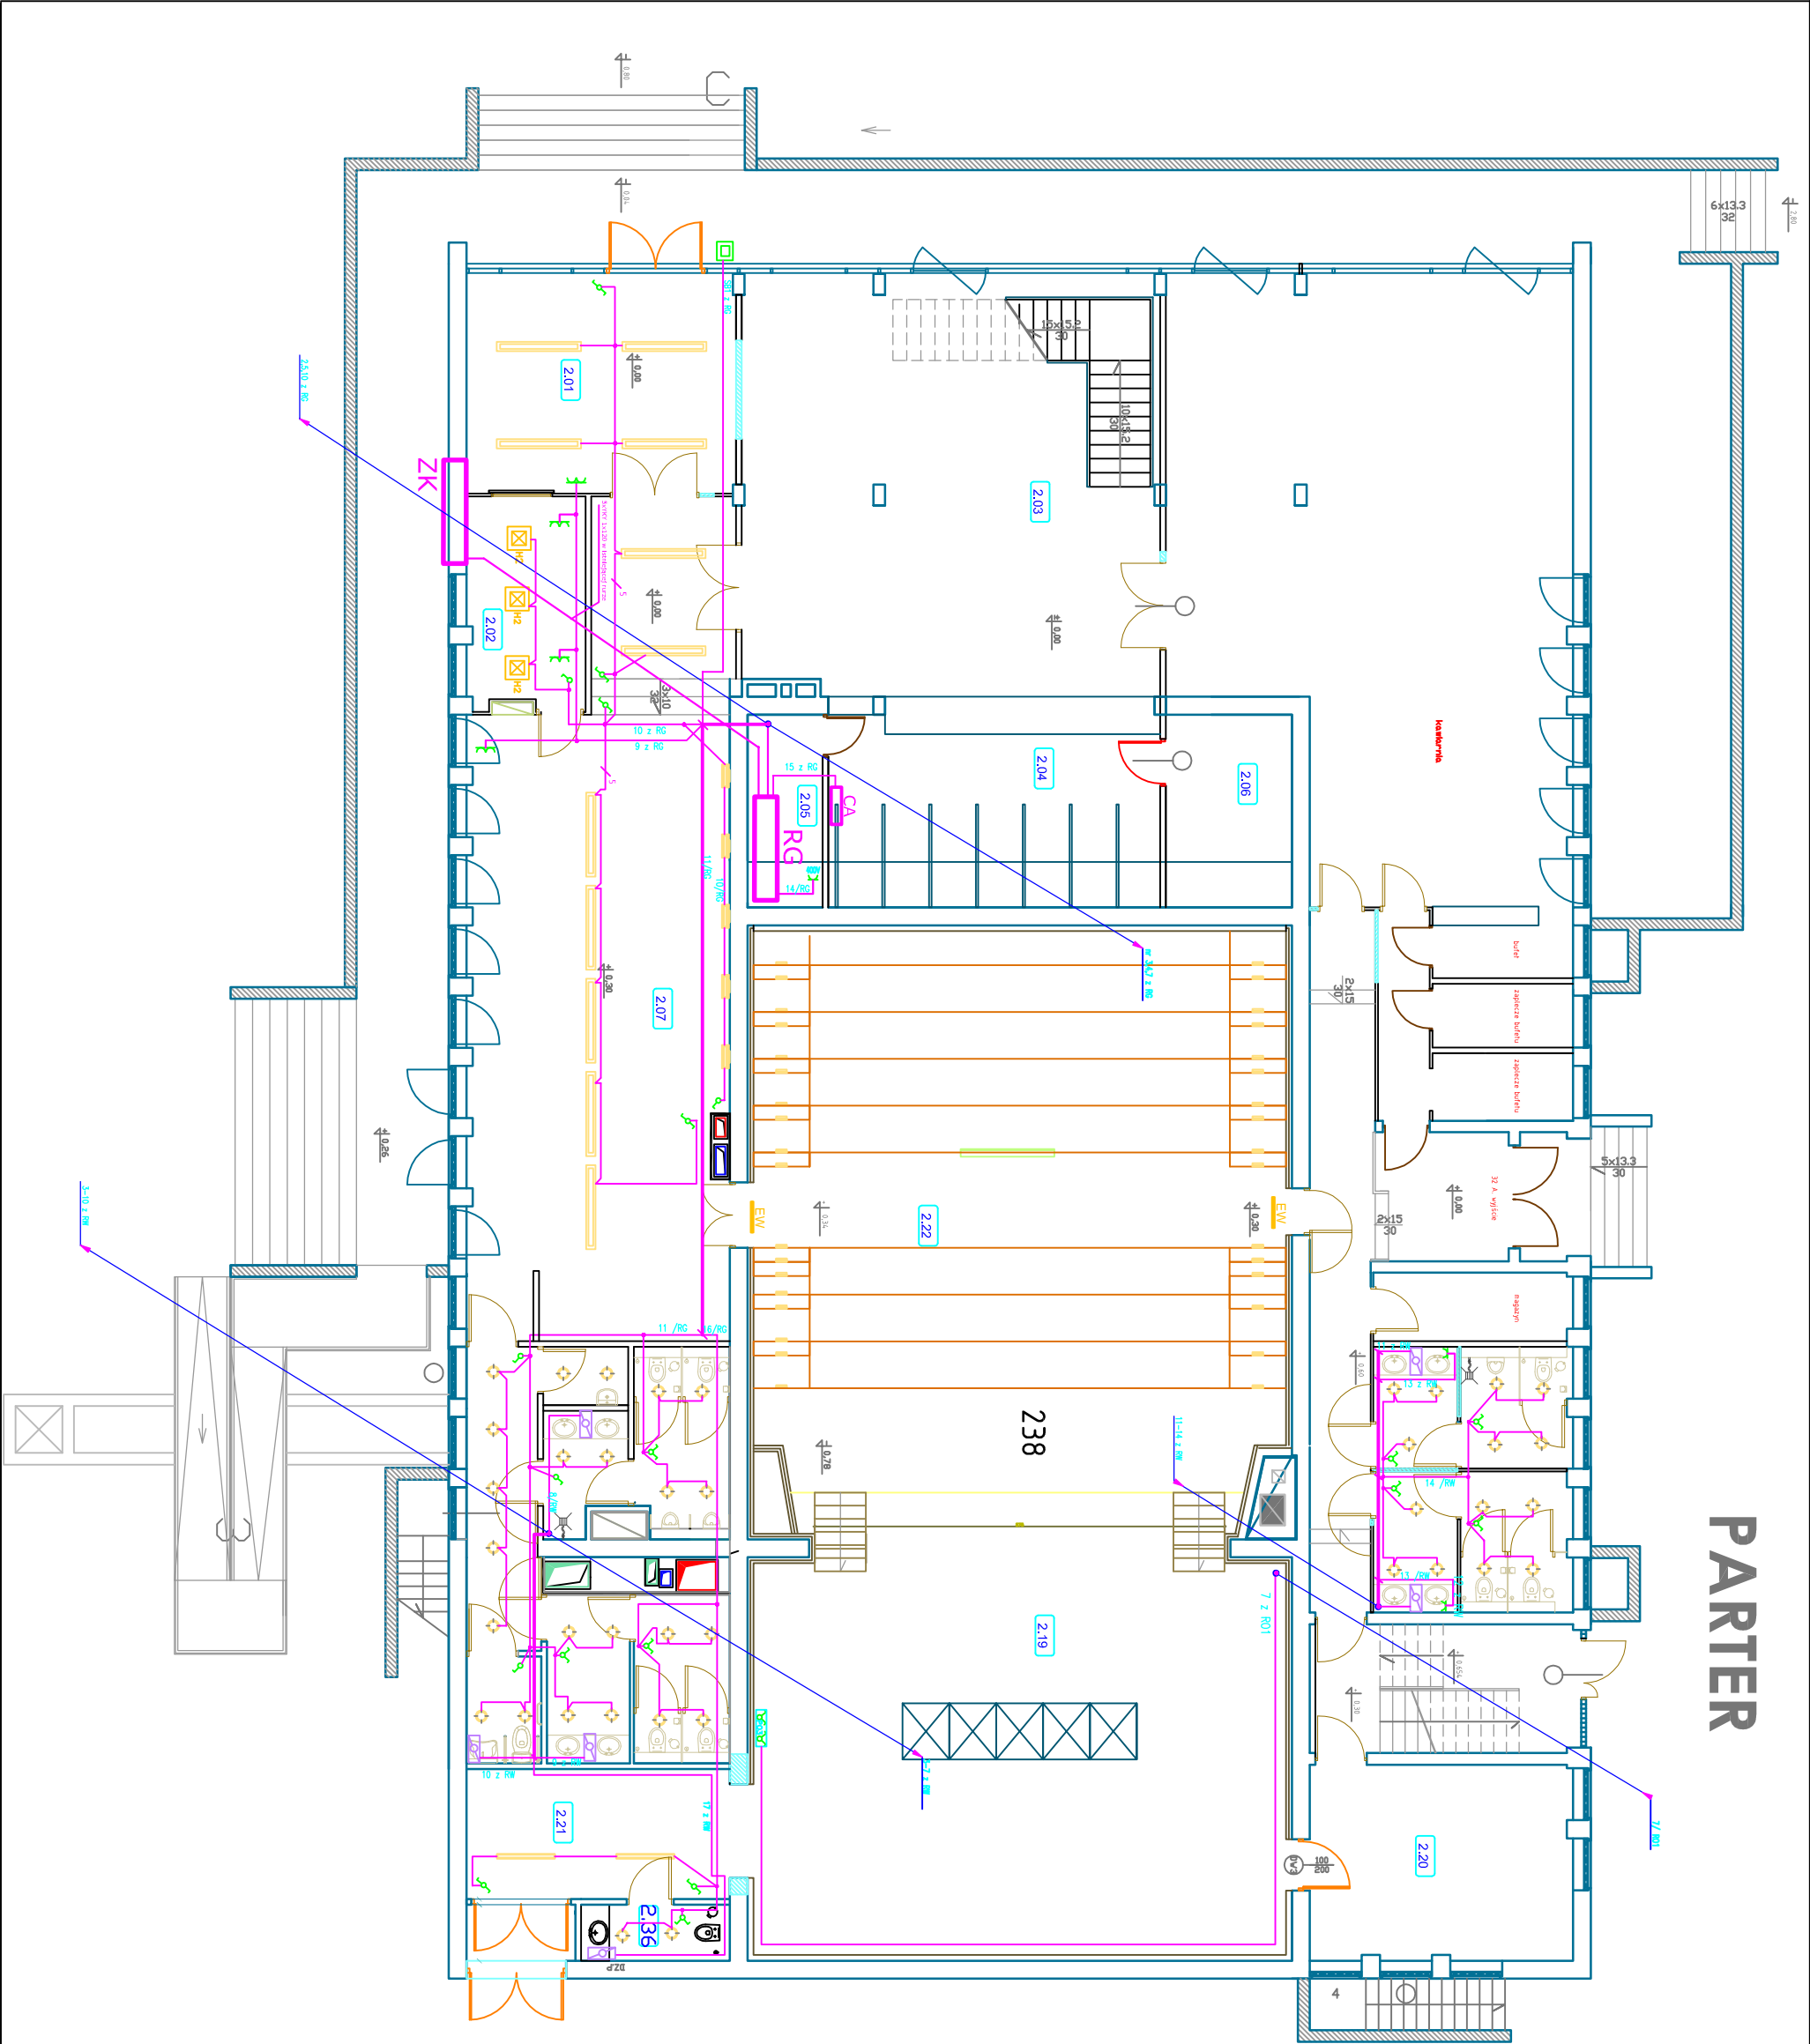

L.p.	Nazwa
2.01	HOL WEJŚCIOWY
2.02	KASA/POKÓJ KIEROWNIKA
2.03	HALL-POCZEKALNIA
2.04	SZATNIA
2.05	TABLICA ROZDZIELCZA
2.06	SKŁADZIK
2.07	FOYER
2.19	SCENA
2.20	POCZEKALNIA
2.21	GARDEROBA
2.22	WIDOWNIA
2.08	PRZEDSIÓDEK WC MĘSKI
2.09	WC MĘSKI
2.10	WC NIEPEŁNOSPRAWNI
2.11	PRZEDSIÓDEK WC DAMSKI
2.12	WC DAMSKI
2.23	KOMUNIKACJA
2.24	ŚLŹZA AKUSTYCZNA
2.25	KOMUNIKACJA

LEGENDA
OPRAWY OŚWIETLENIOWE

- EW** - Ciepłe światło, światło z podświetlonymi ścianami z podświetlonymi ścianami
- L1** - światło z podświetlonymi ścianami z podświetlonymi ścianami
- L2** - światło z podświetlonymi ścianami z podświetlonymi ścianami
- L3** - światło z podświetlonymi ścianami z podświetlonymi ścianami
- L4** - światło z podświetlonymi ścianami z podświetlonymi ścianami
- L5** - światło z podświetlonymi ścianami z podświetlonymi ścianami
- L6** - światło z podświetlonymi ścianami z podświetlonymi ścianami
- L7** - światło z podświetlonymi ścianami z podświetlonymi ścianami
- L8** - światło z podświetlonymi ścianami z podświetlonymi ścianami
- L9** - światło z podświetlonymi ścianami z podświetlonymi ścianami
- L10** - światło z podświetlonymi ścianami z podświetlonymi ścianami
- L11** - światło z podświetlonymi ścianami z podświetlonymi ścianami
- L12** - światło z podświetlonymi ścianami z podświetlonymi ścianami
- L13** - światło z podświetlonymi ścianami z podświetlonymi ścianami
- L14** - światło z podświetlonymi ścianami z podświetlonymi ścianami
- L15** - światło z podświetlonymi ścianami z podświetlonymi ścianami
- L16** - światło z podświetlonymi ścianami z podświetlonymi ścianami
- L17** - światło z podświetlonymi ścianami z podświetlonymi ścianami
- L18** - światło z podświetlonymi ścianami z podświetlonymi ścianami
- L19** - światło z podświetlonymi ścianami z podświetlonymi ścianami
- L20** - światło z podświetlonymi ścianami z podświetlonymi ścianami
- L21** - światło z podświetlonymi ścianami z podświetlonymi ścianami
- L22** - światło z podświetlonymi ścianami z podświetlonymi ścianami
- L23** - światło z podświetlonymi ścianami z podświetlonymi ścianami
- L24** - światło z podświetlonymi ścianami z podświetlonymi ścianami
- L25** - światło z podświetlonymi ścianami z podświetlonymi ścianami



SOUND & SPACE POZNAŃ UL. BIEGAŃSKIEGO 61A TEL. 061 8256 527 kom. 605180731	
Stadium: PROJEKT WYKONAWCZY	
Rysunek: Rzut piętra	
PRZEBUDOWA SALI KINOWO WIDOWISKOWEJ Z POMIESZCZENIAMI TOWARZYSZĄCYMI W DOMU KULTURY WE WŁOSZCZOWIE	
Inwestor: Główna Włoszczowa ul. Partyzantów 14 29-100 Włoszczowa	
BRANŻA: Elektryczna	data: 04.2009
Projektowali: Andrzej Borkowski upr. nr 10775/Wmm mgr inż. Paweł Zagajcz	podpis:
Skala: 1:100	Nr rys.: 8