



149

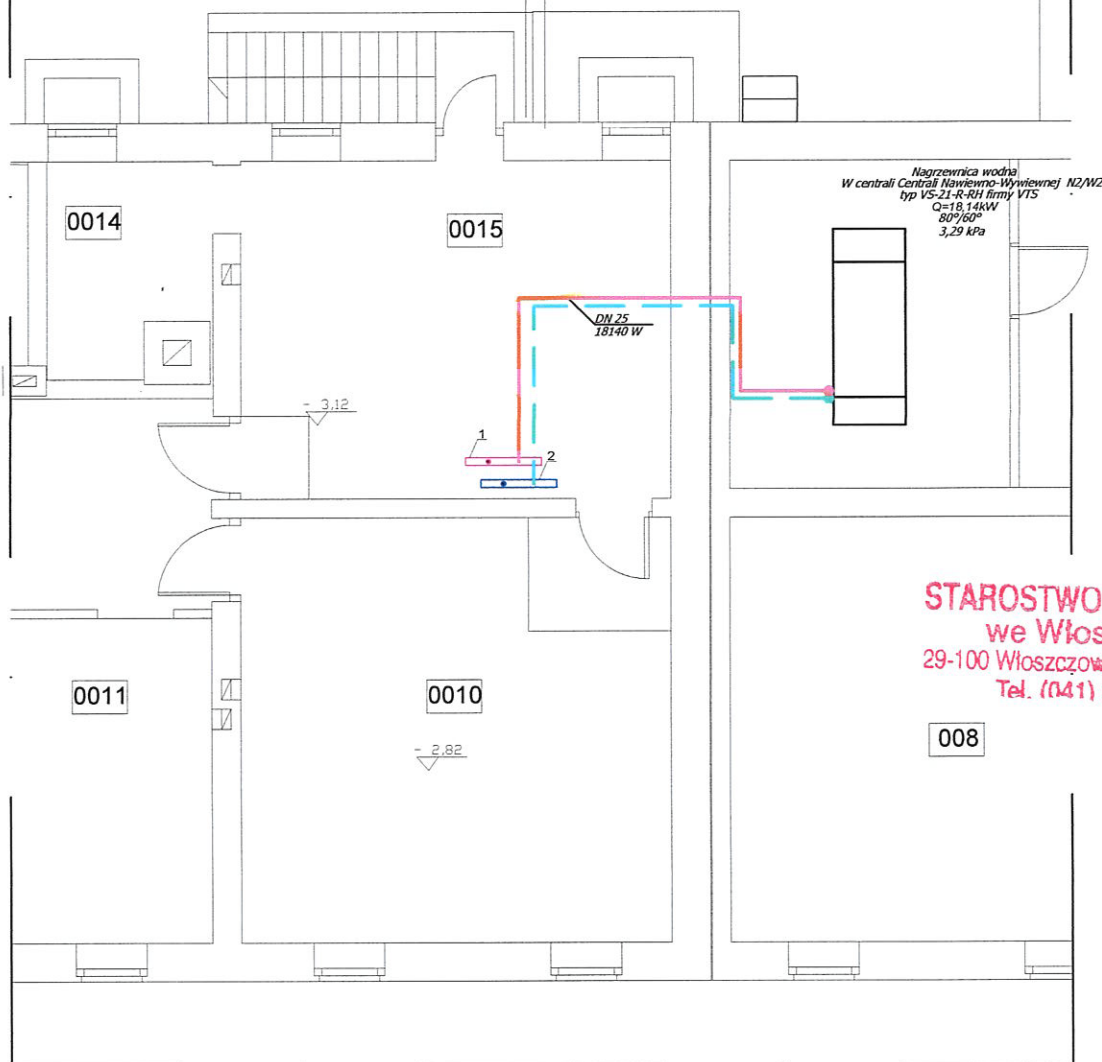

STAROSTWO POWIATOWE
we Włoszczowie
 29-100 Włoszczowa, ul. Wisniowa 1C
 Tel. (041) 394-49-50

SCHEMAT PODŁĄCZENIA CENTRALI WENTYLACYJNEJ

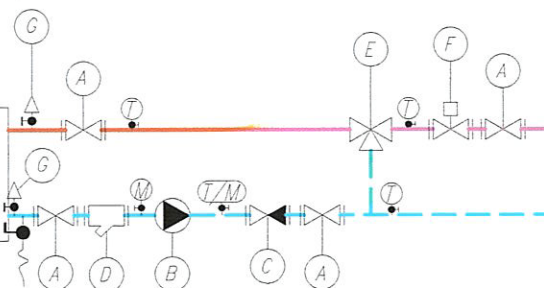

- A. ZAWÓR ODCINAJĄCY KULOWY GWINTOWANY.
 B. POMPA OBIEGOWA.
 C. ZAWÓR ZWROTNY GWINTOWANY.
 D. FILTR SIATKOWY.
 E. ZAWÓR TRÓJDROGOWY.
 F. ZAWÓR HYDROCONTROL R.
 G. ODPOWIEETRZENIE.

mgr inż. Zbigniew Zygułski
 UPRAWNIENIA BUDOWLANE
 nr ewidencyjny SWK/0136 PWOS/04
 do projektowania i kierowania robotami
 budowlanymi bez ograniczeń w specjalności
 instalacyjnej w zakresie sieci instalacji
 urządzeń cieplnych, wentylacyjnych,
 gazowych, wodociągowych i kanalizacyjnych

PIO-SAN

"PIO-SAN" Pracownia projektowa
 ul. Romualda 2/54, 25-322 Kielce
 Biuro: ul. Cisowa 36 Błeczka gm. Morawica
 ☎ (041) 311-76-21
 email: piosan@poczta.fm; pio-san@pio-san.pl

Temat opracowania:		BUDOWA OBIEKTU BIBLIOTEKI PUBLICZNEJ WE WŁOSZCZOWIE Z UWZGLĘDNIENIEM ISTNIEJĄCEGO STANU ZAAWANSOWANIA ROBÓT BUDOWLANYCH		
Faza:		Projekt budowlany		
Branża:		Instalacje sanitarne		
Nazwa rysunku:		Rzut piwnicy - instalacja c.t.	Nr. rys. IS-9	Skala 1:100
		Imię i nazwisko	Uprawnienia	Data
Projektował:		mgr inż. Piotr Ćwiek	SWK/0088/PWOS/08	04.2013
Opracował:		mgr inż. Łukasz Marchut		04.2013
		mgr inż. Michał Kwieczko		04.2013
		mgr inż. Łukasz Lewaniak		04.2013
		mgr inż. Marcin Siemieniuch		04.2013
		mgr inż. Mateusz Biłski		04.2013
Sprawdził:		mgr inż. Zbigniew Zygułski		04.2013

ROZPOWISZCZANIE NINIEJSZEGO OPRAWOWANIA, JAK TEŻ JEGO FRAGMENTOW, W TYM KONCEPCJA, WYKONANYCH RYSUNKÓW, A PONADTO UMIESZCZANIE W SYSTEMACH
 PRZECHWYNYWANIA DANYCH - ZA WYKONANIE WŁASNOŚCI ORGANÓW ADMINISTRACJI, PRZEDSTAWIANIE W JAKIEKOLWIEK FORMIE, W TYM ELEKTRONICZNEJ, MECHANICZNEJ,
 FOTOKOPII, REPRODUKCJI, PROJEKTOWY ORAZ DOKONYWANIE ZMIAN BEZ ZGODY AUTORA JEST ZABRONIONE I PODLEGA ODPOWIEDZIALNOŚCI KARNEJ Z MOCY
 ART.116,117,118 USTAWY Z DNIA 4 LUTEGO 1994 R. O PRAWIE AUTORSTWA I PRAWACH POŚREDNIACH
 (DZ.U. NR 24, POZ.83 Z 1994 R.)