

Mapa do celów projektowych
Skala 1:500

godło mapy w skali 1:1000: 7.14.3.12.2.11, 7.14.3.12.2.13, 7.14.3.11.25.4,

1. Ośnowa pozioma: układ 2000/7
2. Ośnowa pionowa: układ Kronsztad 86'

GKN II 664.0 1379.2014

województwo: świętokrzyskie
powiat: włoszczowski
gmina: włoszczowa - id: 261306_4
obceby: 0003, 0006, 0008, 0009 - miasto włoszczowa


wykonawca: BIURO SŁUG GEODEZYJNYCH "GEOMAPA"
Leszek Madetko
28-300 Jędrzejów, ul. Tygrysińskiego 107b
tel. (07) 604 167 688

włoszczowa, 15.12.2014



Powiadza się za mialany dokument, coatai oprowomany w wyniku prze geodezyjny i lantrozadony, ktorych rezultaty zawary opat techniczny wplywaly do anidacji materialow państwowego zasobu geodezyjnego i kartograficznego	
Opis prowadzący państwowy służby geodezyjny i kartograficzny	STABOŚTA WŁOSZCZOWSKI
Identyfikacja ewidencyjny materialu zasobu-opracu technicznego	P2613.20M.10M
Data opisu operacji robocznego do ewidencji materialow zasobu geodezyjny i kartograficzny	16-12-2014
Imię, nazwisko i podpis osoby reprezentującej organ	Z up. STABOŚTA

mgr Leszek Madetko
Za Kierownika Wydziału Geodezji, Kartografii
Kadrowi i Ochronie Narodowego

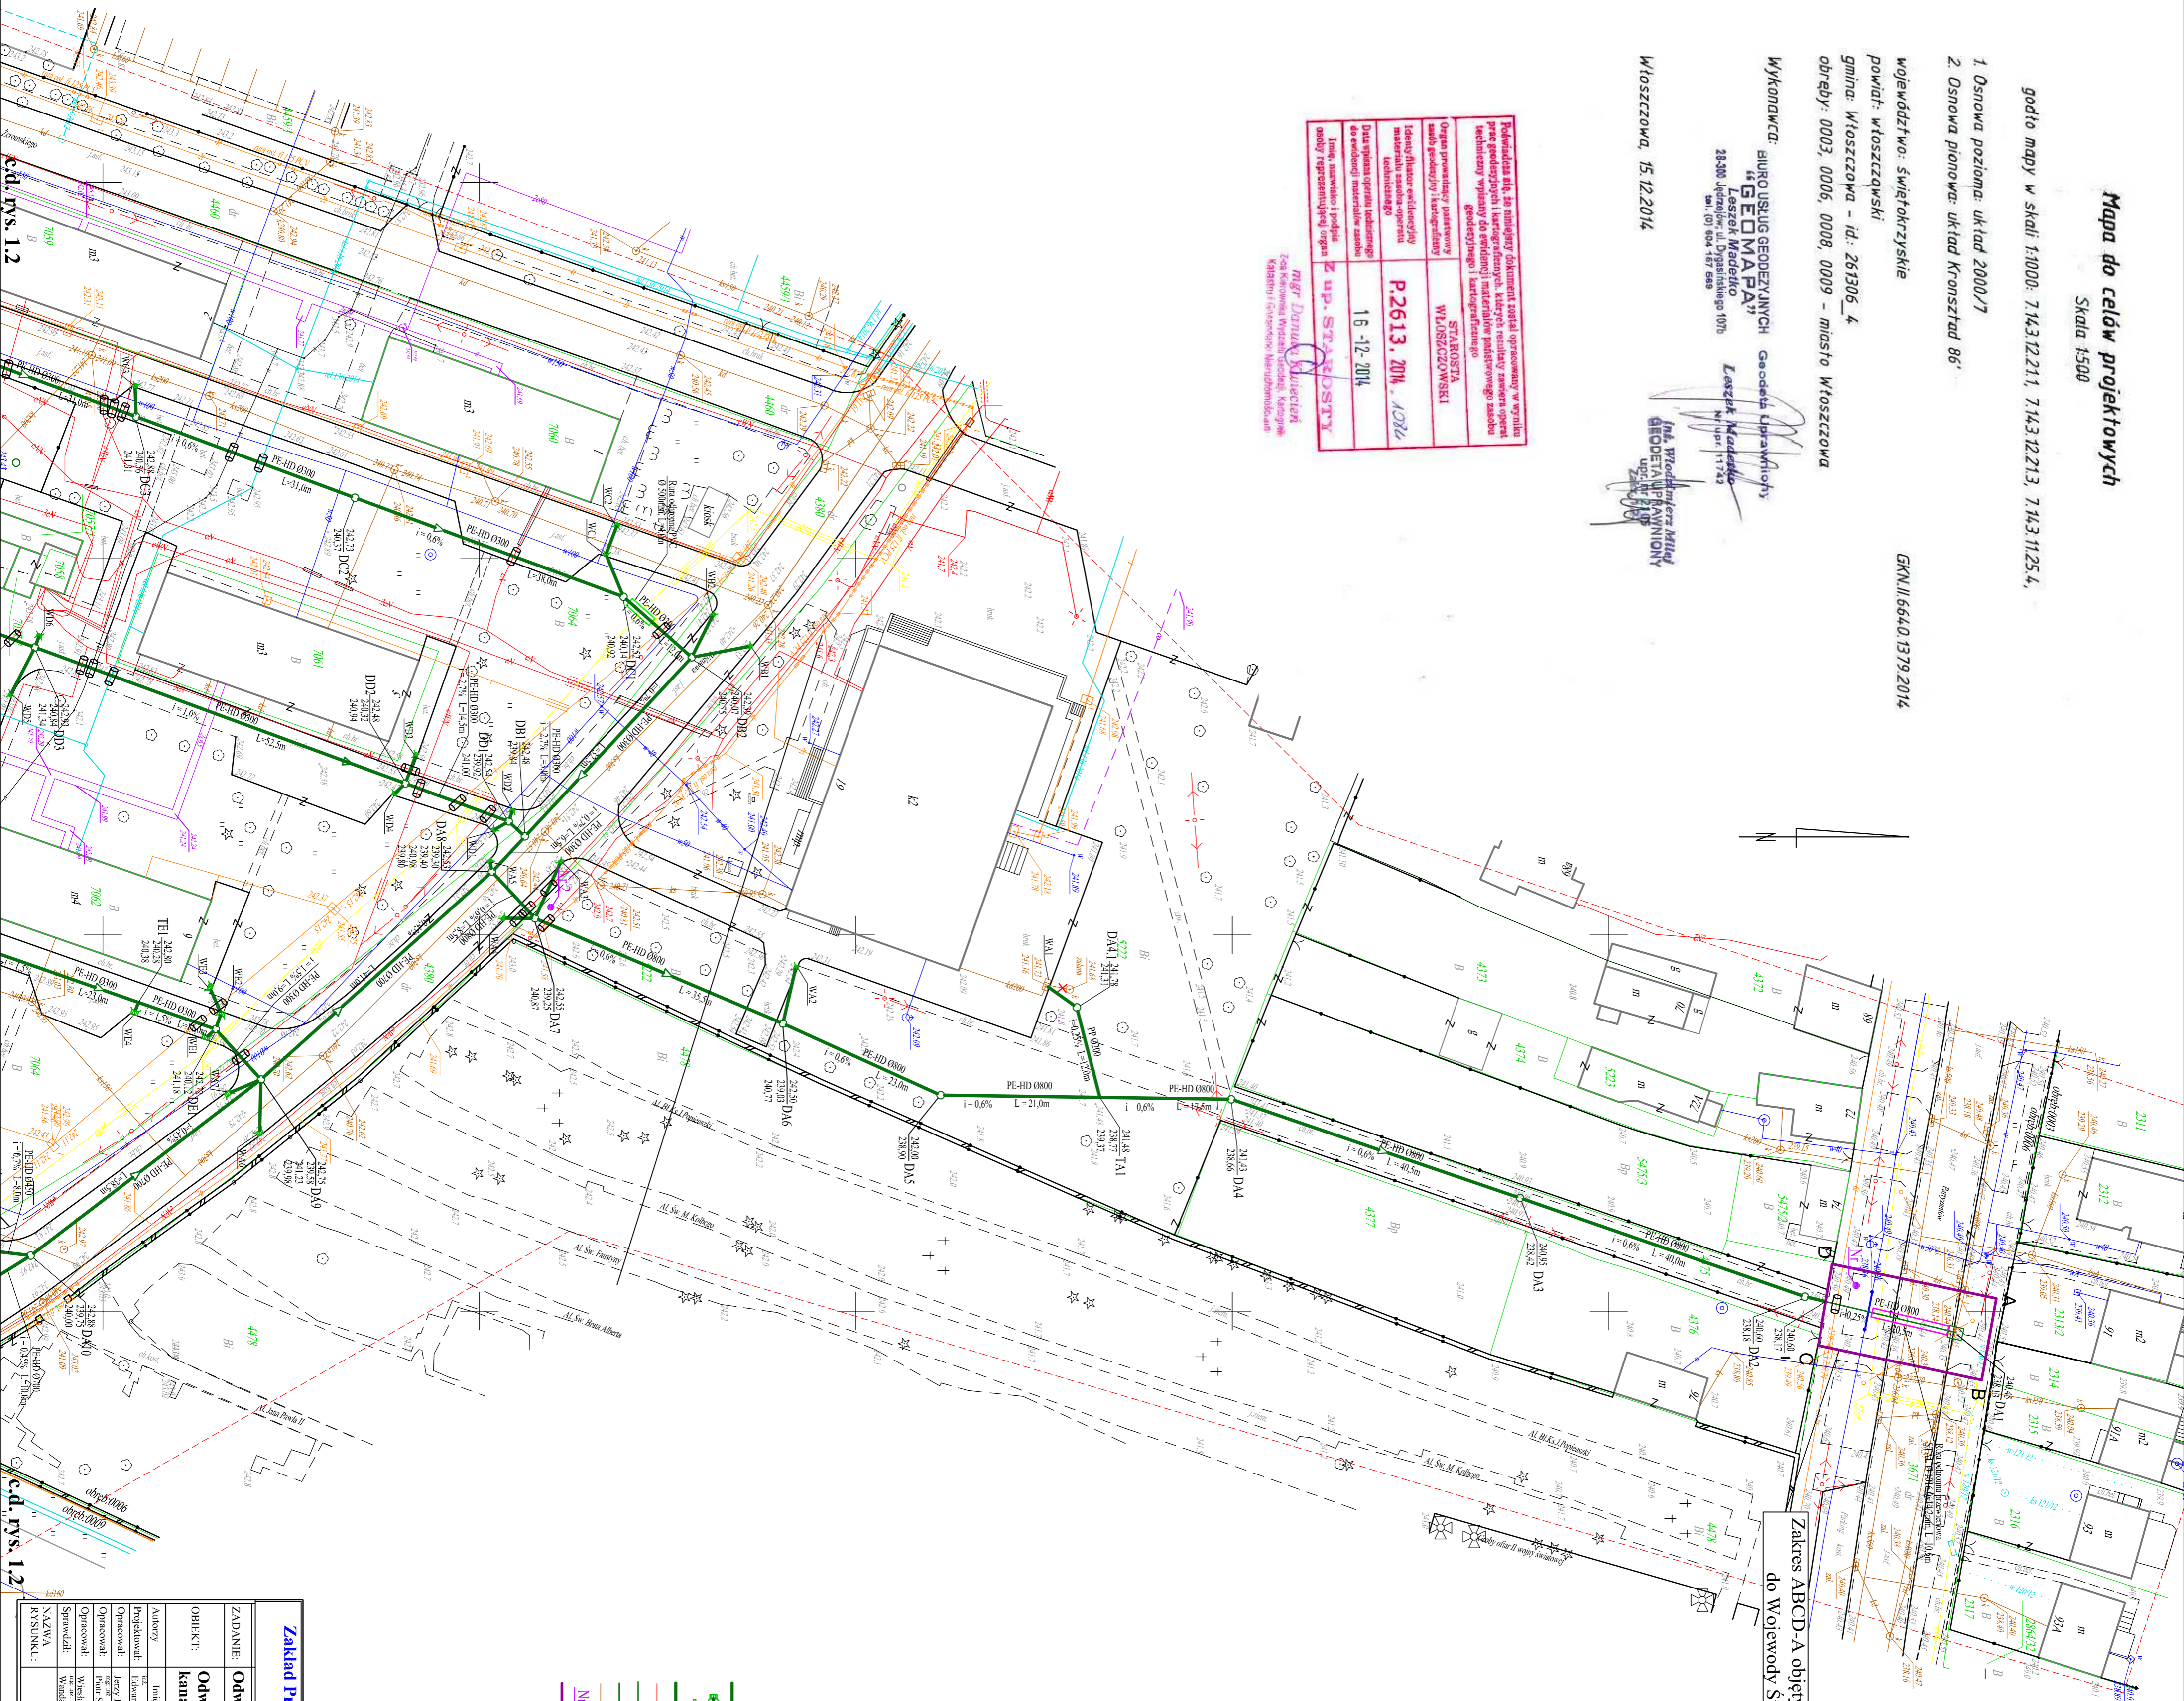

Zakres ABCD-A objęty odrębnym wnioskiem
do Wojewody Świętokrzyskiego

LEGENDA

- proj. kan. deszczowy
- proj. wpust
- proj. odwodnione linowe
- proj. rura ochronna
- proj. rura ochronna dwudzielna na kabie
- proj. kan. deszczowy wg odob. oprac.
- proj. rura przewietrzona wg odob. oprac.
- istn. kanał do likwidacji
- otwór geologiczny
- zakres ABCD-A objęty odrębnym wnioskiem
do Wojewody Świętokrzyskiego

Zakład Projektowo-Uługowy "POL-WOD" Jerzy Polt

Biuo: 25-516 Kielce, alja IX Wieków Kielc 164

ZADANIE: Odwodnienie osiedla Brozka we Włoszczowie

OBIEKT: Odwodnienie osiedla Brozka we Włoszczowie - Budowa
kanalizacji deszczowej na os. Brozka we Włoszczowie

Autorzy	ling i inżynieria	Sc. ing.	Polis	Data	STADIONC	SKALA
Projektował	Edward Budy	23.10.17.4		05.2016	Projekt Budowlany	1:500
Opracował	Jerzy Polt			05.2016		
Opracował	Piotr Sulek			05.2016	BRANZA	
Opracował	Włodzisław Ksiad	SWYKOWY		05.2016	Sanitarna	
Sprawdził	Włodzisław Ksiad	ZOSKOS		05.2016		
RYSYNKI:	16677					
PROJEKT ZAGOSPODAROWANIA TERENU						1.1