



PKF-441 – automatyczny przełącznik faz PF-441


OCHRONA PRZED PORAŻENIEM
SAMOCZYNNNE WYŁĄCZENIE ZASILANIA
W UKŁADZIE TN-S

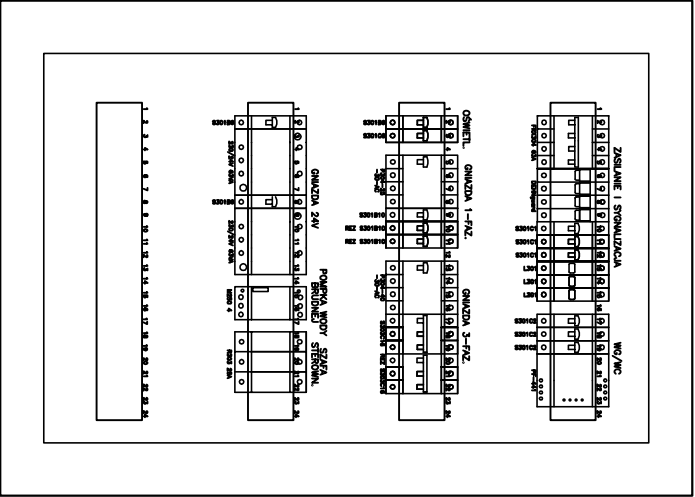

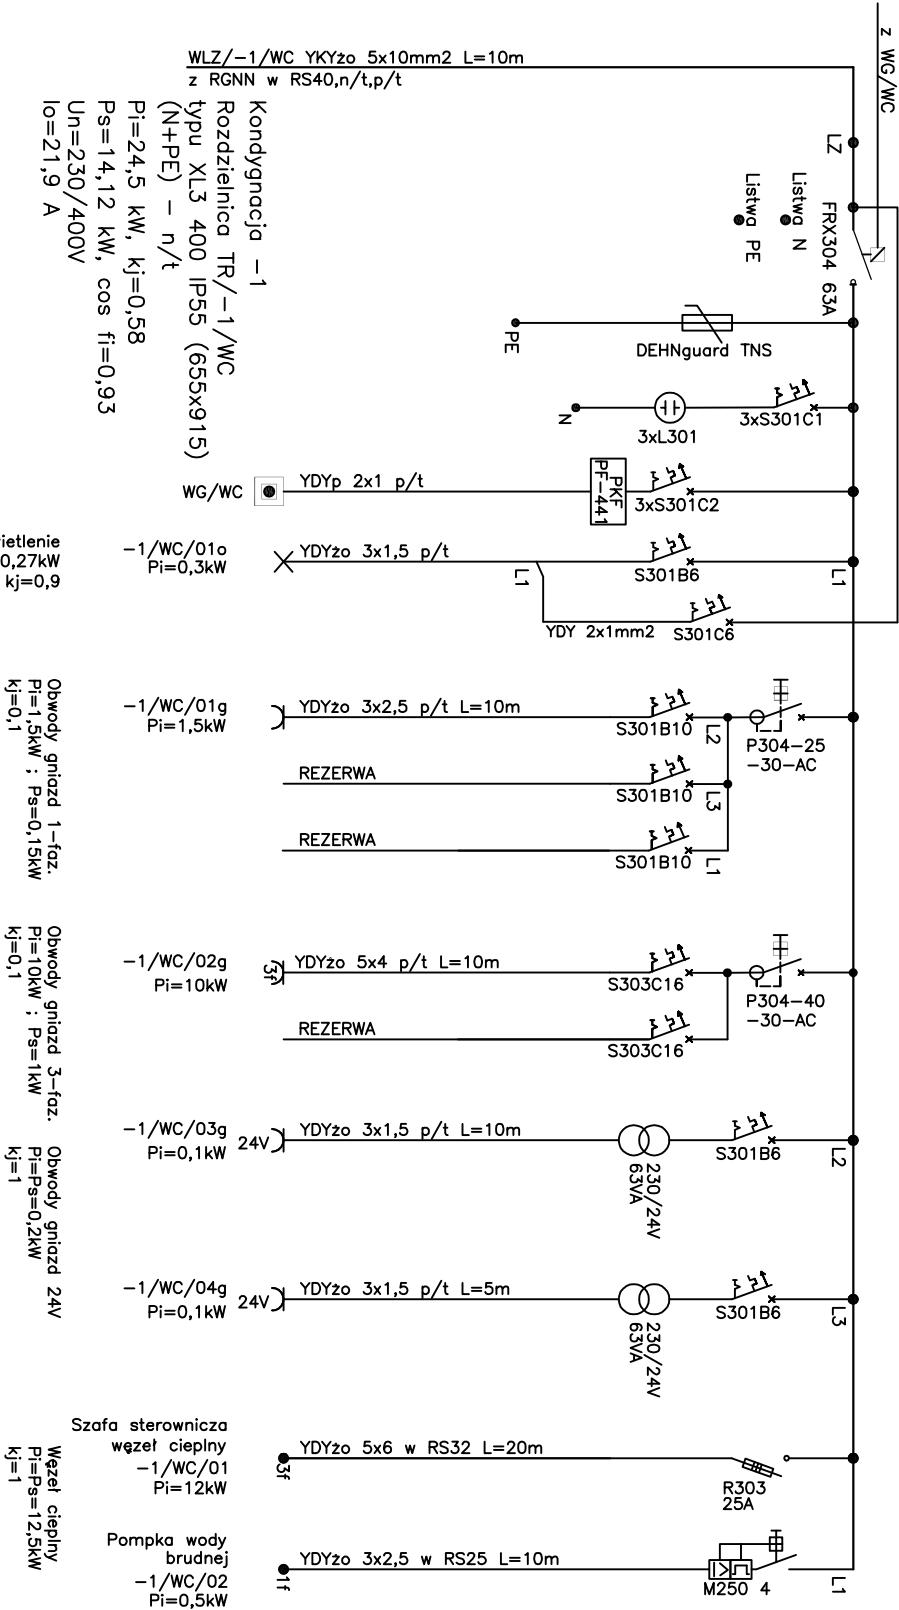


ZMIANA REVISION	OZNACZENIE ZMIAN DESCRIPTION	DATA ZMIANY DATE	PODPIS SIGNATURE
-	-	-	-
-	-	-	-
-	-	-	-

NAZWA I ADRES INWESTYCJI PROJECT NAME AND ADDRESS			
BUDOWA KRYTEGO BASENU WE WŁOSZCZOWIE UL. WIŚNIOWA			

INWESTOR INVESTOR	GMINA WŁOSZCZOWA ul. Partyzantów 14, 29-100 Włoszczowa tel. (041) 39 42 669 fax. (041) 39 42 339		
----------------------	--	--	--

GENERALNY PROJEKTANT GENERAL DESIGNER	<div><div></div><div>ARCAD S.K.A. 25-553 Kielce, UL. Klonowa 55 TEL. /041/ 343 64 60/61; FAX /41/ 343 64 62 E-MAIL: biuro@arcad-projekty.pl</div></div>		
--	--	--	--

PROJEKTOWAŁ DESIGNED	Mgr inż. Piotr Kuchniak	SWK/0145/POOE/O4	
OPRACOWAŁ DRAWN	Inż. Rafała Guzera Mgr inż. Przemysław Bielecki		
SPRAWDZIŁ CHECKED	Mgr inż. Teodor Kuchniak	13/KL/75	

OBIEKT OBJECT	KRYTY BASEN		
BRANŻA BRANCH	INSTALACJE ELEKTRYCZNE		
FAZA PROJEKTU STAGE	PROJEKT WYKONAWCZY		
NAZWA RYSUNKU DRAWING NAME	SCHEMAT TABLICY TR-1/WC		
SKALA / SCALE		FORMAT / SIZE	DATA / DATE
-		-	02.2009
NR PROJEKTU / PROJECT NO		NR RYS. / DRAWING NO	ZMIANA / REV
PW-11/IE		PW-11/IE	-

Niniejsze opracowanie stanowi dzieło autorskie i podlega ochronie zgodnie z ustawą o prawie autorskim i prawach pokrewnych